


PROJEKT ZAGOSPODAROWANIA TERENU
BUDOWA KANALIZACJI SANITARNEJ Z PRZYŁĄCZAMI
dla m. PĘCZERZYNO gmina BRZEŹNO
PRZESYŁ PĘCZERZYNO – BRZEŹNO
SKALA 1:1000

Ark. 3

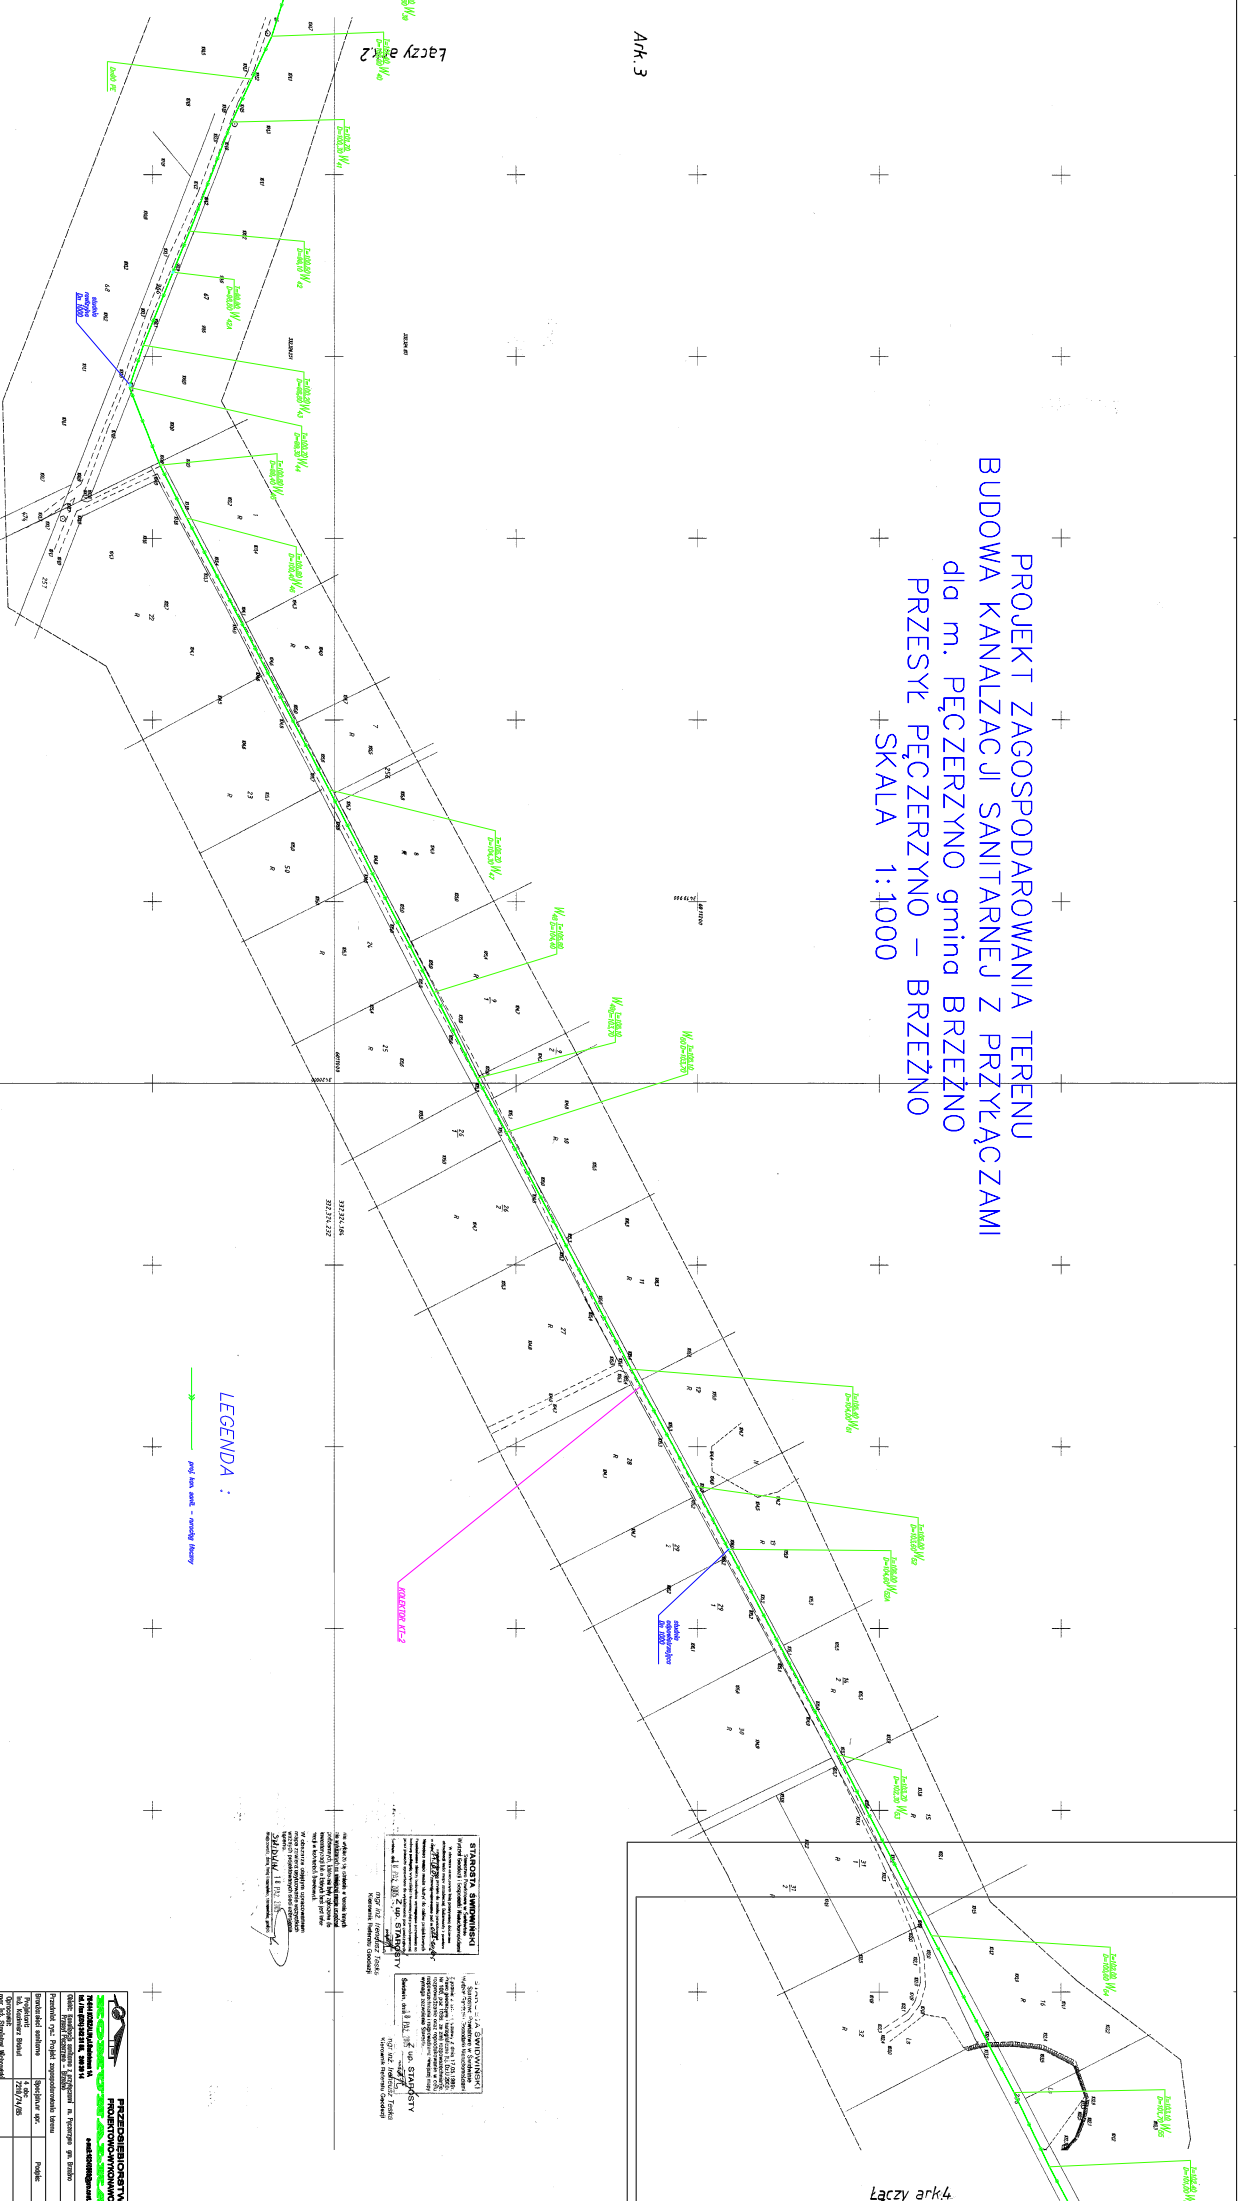

LEGENDA :
 Przył. bez osk. - czarna linia
 Przył. bez osk. - czarna linia

STRONA TYTUŁOWA

Projektant: **STARSZY SPROJEKTOWY**
PRZEBIEGASZCZYK
 ul. Włocławska 100, 24-100 Białystok
 tel. 85 233 51 00, 85 233 51 01, 85 233 51 02
 fax 85 233 51 03, 85 233 51 04, 85 233 51 05
 e-mail: przebiegasczyk@przebiegasczyk.pl
 www.przebiegasczyk.pl

Wzrost: 1,80 m
 Ciężar ciała: 70 kg
 Data: 2017 r.

Przebiegaszczyc Prace Projektowe	Przebiegaszczyc Prace Projektowe
ul. Włocławska 100	ul. Włocławska 100
24-100 Białystok	24-100 Białystok
tel. 85 233 51 00	tel. 85 233 51 00
fax 85 233 51 03	fax 85 233 51 03
e-mail: przebiegasczyk@przebiegasczyk.pl	e-mail: przebiegasczyk@przebiegasczyk.pl
www.przebiegasczyk.pl	www.przebiegasczyk.pl
Projekt: Budowa kanalizacji sanitarnej z przyłączami dla m. Peczerzyna gmina Brzeźno	Projekt: Budowa kanalizacji sanitarnej z przyłączami dla m. Peczerzyna gmina Brzeźno
Przebiegaszczyc Prace Projektowe	Przebiegaszczyc Prace Projektowe
ul. Włocławska 100	ul. Włocławska 100
24-100 Białystok	24-100 Białystok
tel. 85 233 51 00	tel. 85 233 51 00
fax 85 233 51 03	fax 85 233 51 03
e-mail: przebiegasczyk@przebiegasczyk.pl	e-mail: przebiegasczyk@przebiegasczyk.pl
www.przebiegasczyk.pl	www.przebiegasczyk.pl
Projekt: Budowa kanalizacji sanitarnej z przyłączami dla m. Peczerzyna gmina Brzeźno	Projekt: Budowa kanalizacji sanitarnej z przyłączami dla m. Peczerzyna gmina Brzeźno
Przebiegaszczyc Prace Projektowe	Przebiegaszczyc Prace Projektowe
ul. Włocławska 100	ul. Włocławska 100
24-100 Białystok	24-100 Białystok
tel. 85 233 51 00	tel. 85 233 51 00
fax 85 233 51 03	fax 85 233 51 03
e-mail: przebiegasczyk@przebiegasczyk.pl	e-mail: przebiegasczyk@przebiegasczyk.pl
www.przebiegasczyk.pl	www.przebiegasczyk.pl

Łączy ark.4