



**KOMUNALKA** Część I A

**K. BŁAHUT**

Przedsiębiorstwo Projektowo -  
Wykonawcze

75 644 Koszalin, ul. Świerkowa 1A, tel./fax: +48 094 342 31 55, 340 30 14  
NIP 669 030 41 22 e-mail 18249503@pro.onet.pl

OFERUJEMY:

- opracowanie i uzgodnienie koncepcji programowej z częścią kosztową, ekonomiczną oraz ogólnym planem zagospodarowania terenu
- opracowanie harmonogramu rzeczowo-finansowego danej inwestycji wraz z planem pozyskania środków na jej realizację
- przygotowanie wniosków o udzielenie kredytów do Funduszy
- opracowanie dokumentacji technicznej: oczyszczalni i przepompowni ścieków sieci kanalizacji sanitarnej sieci wodociągowej wysypiska śmieci
- kompleksowe wykonawstwo robót
- zaopatrzenie hurtowe w materiały PVC
- urządzenia do odwadniania osadu
- budowa, modernizacja oraz rozruch mechanicznych i biologicznych oczyszczalni ścieków
- serwis oczyszczalni i przepompowni ścieków

## TOM I Opis i uzgodnienia

### PROJEKT BUDOWLANY

Stadium dokumentacji:

**Projekt techniczny**

Nazwa zadania:

**Kanalizacja sanitarna grawitacyjna i tłoczna wraz z przepompowniami ścieków m. Pęczeryno gm. Brzeżno**

Adres budowy

**Pęczeryno gm. Brzeżno**

STAROSTWO POWIATOWE W ŚWIDWINIE  
WYDZIAŁ ARCHITEKTURY, BUDOWNICTWA  
I INFRASTRUKTURY TECHNICZNEJ

działka nr działki nr: Obręb Pęczeryno 41/17, 43/1, 45, 46, 48, 49, 62, 64, 65/1, 65/2, 67, 74/1, 75, 75/2, 76/1, 76/2, 77, 98/1, 98/2, 99, 100, 103, 104, 112, 211, 212/4, 212/5, 212/6, 213, 214, 215, 216, 224/2, 225/3, 225/4, 225/5, 225/6, 225/13, 225/17, 225/18, 225/19, 225/20, 227/5, 228/4, 228/6, 229/4, 229/6, 231/3, 231/4, 231/5, 232/2, 232/3, 235, 236/1, 236/2, 237, 238, 240, 241, 242, 244, 245, 249/2, 249/3, 250, 255, 257/1, 257/3, 257/4, 257/5, 258/1, 259/1, 260/2, 260/3, 260/4, 260/5, 260/6, 260/7, 260/8, 260/9, 262, 263/2, 264, 265/1, 265/2, 293/1, 293/2, 293/3, 295/1, 304, 358, 361, 362, 364, 366, 379, 384, 696/9

Obręb Więclaw: 7, 20/1, 255, 256,

Obręb Brzeżno: 247/20, 247/175, 247/177

Załącznik Nr 1  
do decyzji o zatwierdzeniu  
budowlanego i technicznego  
na budowę z dnia 29.11.05  
znak AB-4351/376/05

Investor

Urząd Gminy Brzeżno

Projektował :

inż. Kazimierz Błahut

Opracował :

mgr inż. Stanisław Wichrowski

Sprawdził :

inż. Bogumiła Błahut

KAZIMIERZ BŁAHUT  
inż. inżynierin ś. odowictwa  
upr. z 2 ust. 9 13 ust. 1 pkt 4 doc  
nr. 00000721/174/85  
STARSI ASYSTENT  
PROJEKTANTA  
mgr inż. Stanisław Wichrowski  
inżynier architekt  
upr. z 82 ust. 1 pkt 13 ust. 1 pkt 4  
Rozporz. G.Ti.O.S z dnia 20.11.1975

Koszalin Listopad 2005

GMINA BRZEŻNO  
78-316 BRZEŻNO 50  
woj. zachodniopomorskie  
tel. (094) 3642740, fax (094) 3642741  
NIP 672-20-31-622, REGON 330920841

WÓJT  
Szeredy  
Mieczysław Szeredy

# TOM I – Uzgodnienia

## SPIS TREŚCI

### I. CZĘŚĆ OPISOWA

- 1.0 Dane ogólne
- 1.1. Podstawa opracowania.
- 1.2. Cel i zakres opracowania
- 1.3. Materiały wykorzystane w opracowaniu
- 2.0. Charakterystyka zaprojektowanego układu
- 2.1. Lokalizacja i dane realizacyjne
- 2.2. Stan istniejący
- 2.3. Rozwiązanie techniczne kanalizacji sanitarnej
- 2.4. Parametry techniczno-hydrauliczne
- 2.4.1. Dopływ ścieków sanitarnych
- 2.4.2. Parametry rzeczowe inwestycji
- 2.5 Warunki gruntowo- wodne
- 3.0 Opis rozwiązań projektowych
- 3.1. Kanały ściekowe
- 3.1.1. Roboty ziemne i nawierzchniowe
- 3.1.2. Odwodnienie
- 3.1.3. Prace montażowe
- 3.1.4. Uzbrojenie kanałów
- 3.1.5. Kolizje z istniejącym kanałem
- 3.1.6. Odbiór częściowy i końcowy robót
- 3.2. Pompownie ścieków
- 3.2.1 Parametry techniczno-hydrauliczne dla pompowni ścieków
- 3.2.2. Dane obliczeniowe pompowni ścieków
- 3.2.3. Opis pompowni - technologia
- 3.2.4. Rozwiązanie konstrukcyjne pompowni
- 3.2.5. Odwodnienie
- 3.2.6. Odbiór częściowy i końcowy robot

## O. ODPIS WARUNKÓW I UZGODNIENI

1. Wypis z Miejscowego Planu Zagospodarowania Przestrzennego gminy Brzeżno zatwierdzony Uchwałą Nr XXVII/117/97 Rady Gminy Brzeżno z dnia 12-12-1997 roku (Dz. Urz. Województwa Koszalińskiego Nr 14 poz. 74 z dnia 08-06-1998 roku) wraz ze zmianami w Uchwale Nr V/28/2003 Rady Gminy w Brzeżnie z dnia 28-03-2003 roku Dz. Urz. Województwa Zachodniopomorskiego Nr 40 poz. 634 z dnia 15-05-2003
2. Opina ZUD nr 112-169/2005Lp z dnia 15.11.2005r.
3. Protokół ZUD nr 169/2005 z dnia 26-10-2005r.
4. Decyzja ZACHODNIOPOMORSKIEGO ZARZADU DRÓG WOJEWÓDZKICH w Koszalinie z dnia 15-11-2005 nr ZZDW-3-422B/271/05
5. Decyzja Powiatowego Zarządu Dróg w Świdwinie PDZ/436/20/2005 z dnia 02-11-2005 nr sprawy U/65/2005.
6. Decyzja WÓJTA GMINY BRZEŻNO nr DR-668/14/05 z dnia 08-11-2005r w sprawie ZEZWOLENIA na lokalizację projektowanej sieci kanalizacyjnej z przyłączami dla m. Pęczeryno w pasie drogowym dróg gminnych.
7. Postanowienie Wójta Gminy Brzeżno znak BGK.3410/28/1/06 z dnia 2-01-2006r.
8. Decyzja o środowiskowych uwarunkowaniach wydana przez Wójta Gminy Brzeżno znak 3410/28/1/06 z dnia 6-02-2006r.
9. Warunki techniczne dla projektowanej kanalizacji sanitarnej w m. PEĆCZERZYNO , gmina Brzeżno łącznie z kanalizacją przesyłową do m. Brzeżno wydane przez „WOZ” Wodociągi Zachodniopomorskie spółka z o.o. w Goleniowie z dnia 16-02-2005r nr TE/299/1105/2005
10. Uzgodnienie z Operatorem Gazociągów Przesyłowych GAZ-SYSTEM Sp.z o.o. Oddział w Poznaniu z 2005-11-16 znak TT-452-10/384/592/05
11. Uzgodnienie z Zachodniopomorskim Zakładem Melioracji i Urządzeń Wodnych w Szczecinie Terenowy Oddział Świdwin z dnia 28-11-2005 znak Esw/k-5012/25/05
12. Uzgodnienie ze Starostwem Powiatowym w Świdwinie znak GG-7224/5/2005
13. Uzgodnienie z AGENCJĄ NIERUCHOMOŚCI ROLNYCH ODDZIAŁ TERENOWY W SZCZECINIE FILIA W KOSZALINIE z dnia 03-11-2005r nr SGZ i NW-uzg-4201/132/05/LK
14. Uzgodnienie z Wojewódzkim Sztabem Wojskowym w Szczecinie nr 4237/05 z dnia 14-10-2005r

STAROSTWO POWIATOWE W ŚWIDWINIE  
 ODDZIAŁ ARCHITECTURY BUDOWNICTWA  
 I INFRASTRUKTURY TECHNICZNEJ

15. Stwierdzenie przygotowania zawodowego.
16. Zaświadczenie o przynależności do zachodniopomorskiej Izby Inżynierów Budownictwa
17. Oświadczenie projektantów.
18. Zestawienie działek, przez które przebiega projektowana kanalizacja sanitarna
19. Wykaz współrzędnych geodezyjnych x i y.
20. Informacje dotyczące BiOZ

20) Projekt zagospodarowania terenu „Budowa kanalizacji sanitarnej z przyłączami dla m. Pęczeryno gm. Brzeżno”  
- przebieg Pęczeryno – Brzeżno

30) Projekt zagospodarowania terenu „Budowa kanalizacji sanitarnej z przyłączami dla m. Pęczeryno gm. Brzeżno”  
- przebieg Pęczeryno – Brzeżno

40) Projekt zagospodarowania terenu „Budowa kanalizacji sanitarnej z przyłączami dla m. Pęczeryno gm. Brzeżno”  
- przebieg Pęczeryno – Brzeżno

50) Projekt zagospodarowania terenu „Budowa kanalizacji sanitarnej z przyłączami dla m. Pęczeryno gm. Brzeżno”  
- przebieg Pęczeryno – Brzeżno

60) Profil podłogowy kanalizacji sanitarnej z przyłączami dla m. Pęczeryno gm. Brzeżno

70) Profil podłogowy kanalizacji sanitarnej z przyłączami dla m. Pęczeryno gm. Brzeżno

80) Profil podłogowy kanalizacji sanitarnej z przyłączami dla m. Pęczeryno gm. Brzeżno

90) Profil podłogowy kanalizacji sanitarnej z przyłączami dla m. Pęczeryno gm. Brzeżno

100) Profil podłogowy kanalizacji sanitarnej z przyłączami dla m. Pęczeryno gm. Brzeżno

110) Profil podłogowy kanalizacji sanitarnej z przyłączami dla m. Pęczeryno gm. Brzeżno

STAROSTWO POWIATOWE W ŚWIDWINIE  
WYDZIAŁ ARCHITECTURY BUDOWNICTWA  
I INFRASTRUKTURY TECHNICZNEJ

## TOM II- rysunki

II CZĘŚĆ GRAFICZNA :

- I. Plan orientacyjny „Budowa kanalizacji sanitarnej z przyłączami dla m. Pęczeryno gm. Brzeżno ” Skala 1:60000
- 1/II. Projekt zagospodarowania terenu „Budowa kanalizacji sanitarnej z przyłączami dla m. Pęczeryno gm. Brzeżno ” Skala 1:1000
- 2/II. Projekt zagospodarowania terenu „Budowa kanalizacji sanitarnej z przyłączami dla m. Pęczeryno gm. Brzeżno ”  
- przesył Pęczeryno – Brzeżno Skala 1:1000
- 3/II. Projekt zagospodarowania terenu „Budowa kanalizacji sanitarnej z przyłączami dla m. Pęczeryno gm. Brzeżno ”  
- przesył Pęczeryno – Brzeżno Skala 1:1000
- 4/II. Projekt zagospodarowania terenu „Budowa kanalizacji sanitarnej z przyłączami dla m. Pęczeryno gm. Brzeżno ”  
- przesył Pęczeryno – Brzeżno Skala 1:1000
- 5/II. Projekt zagospodarowania terenu „Budowa kanalizacji sanitarnej z przyłączami dla m. Pęczeryno gm. Brzeżno ”  
- przesył Pęczeryno – Brzeżno Skala 1:1000
- 6/II. Profil podłużny kanalizacji sanitarnej grawitacyjnej KG-1 „Budowa kanalizacji sanitarnej z przyłączami dla m. Pęczeryno gm. Brzeżno ” Skala 1:100/1000
- 7/II. Profil podłużny kanalizacji sanitarnej grawitacyjnej KG-2 „Budowa kanalizacji sanitarnej z przyłączami dla m. Pęczeryno gm. Brzeżno ” Skala 1:100/1000
- 8/II. Profil podłużny kanalizacji sanitarnej grawitacyjnej KG-3, KG-4 „Budowa kanalizacji sanitarnej z przyłączami dla m. Pęczeryno gm. Brzeżno ” Skala 1:100/1000
- 9/II. Profil podłużny kanalizacji sanitarnej grawitacyjnej KG-5 „Budowa kanalizacji sanitarnej z przyłączami dla m. Pęczeryno gm. Brzeżno ” Skala 1:100/1000
- 10/II. Profil podłużny kanalizacji sanitarnej grawitacyjnej KG-6 „Budowa kanalizacji sanitarnej z przyłączami dla m. Pęczeryno gm. Brzeżno ” Skala 1:100/500
- 11/II. Profil podłużny kanalizacji sanitarnej tłocznej KT-1 „Budowa kanalizacji sanitarnej z przyłączami dla m. Pęczeryno gm. Brzeżno ” Skala 1:100/2000

STAROSTWO POWIATOWE W SANDOMIĘ  
BIURO ARCHITECTURY, BUDOWNICTWA  
I INFRASTRUKTURY TECHNICZNEJ

- 12/II. Profil podłużny kanalizacji sanitarnej tłocznej KT-2  
„Budowa kanalizacji sanitarnej z przyłączami dla  
m. Pęczeryno gm. Brzeżno ” Skala 1:100/2000
- 13/II. Profil podłużny kanalizacji sanitarnej tłocznej KT-3  
„Budowa kanalizacji sanitarnej z przyłączami dla  
m. Pęczeryno gm. Brzeżno ” Skala 1:100/2000
- 15/II. Profil podłużny sieci wodociągowej W-1  
„Budowa kanalizacji sanitarnej z przyłączami dla  
m. Pęczeryno gm. Brzeżno ” Skala 1:100/500
- 16/II Pompownia ścieków PS-1
- 17/II Pompownia ścieków PSD-2
- 18/II Pompownia ścieków PSL-3
- 19/II Schemat przejścia w rurze ochronnej nad ciekim
- 20/II Schemat przejścia kanalizacją sanitarną w rurze ochronnej pod drogą
- 21/II Studzienka odpowietrzająca skala 1:20
- 22/II Studzienka odwadniająca skala 1:20
- 23/II Ogrodzenie furtka Skala 1:20
- 24/II Ogrodzenie - Przęsło powtarzalne L=1,5m. Skala 1:20
- 25/II Ogrodzenie - Przęsło powtarzalne L=2,5m. Skala 1:20
- 26/II Ogrodzenie - Przęsło powtarzalne L=3,0 m Skala 1:20
- Zestawienie przykanalików „Budowa kanalizacji sanitarnej  
z przyłączami dla m. Pęczeryno gm. Brzeżno ”

STAROSTWO POWIATOWE W ŚWIDWINIE  
WYDZIAŁ ARCHITECTURY, BUDOWNICTWA  
I INFRASTRUKTURY TECHNICZNEJ

URZĄD GMINY  
78-316 w Brzeźnie  
woj. zachodniopomorskie

Brzeźno, dnia 15.04.2005r.

BGK.7331/15/2005

GMINA BRZEŹNO

BRZEŹNO 50

78-316 BRZEŹNO

Na podstawie art.30 ustawy z dnia 27 marca 2003 roku o planowaniu zagospodarowaniu przestrzennym (Dz.U.z 2003 roku Nr 80 poz.717 ze zmianami).

Wójt Gminy w Brzeźnie zaświadcza, że zgodnie z planem miejscowym zagospodarowania przestrzennego Gminy Brzeźno zatwierdzonym Uchwałą Nr XXVII/117/97 Rady Gminy w Brzeźnie z dnia 12.12.1997 roku (Dz.Urz.Województwa Koszalińskiego Nr 14 poz.74 z dnia 08.06.1998 roku) wraz ze zmianami w Uchwale Nr V/28/2003 Rady Gminy w Brzeźnie z dnia 28.03.2003 roku (Dz.Urz.Województwa Zachodniopomorskiego Nr 40 poz.634 z dnia 15.05.2003 roku).

**Działki nr**

41/14,41/16,41/17,41/18,41/19,45,46,49,62,63/1,63/2,63/6,64,65/1,65/2,67,68,74/1,74/2,75,75/2,76,76/1,76/2,77,78,98/1,98/2,99,100,103,104,112,152/1,157/1,163/1,173,182/1,211,212/4,212/5,212/6,213,214,215,216,224/2,225/3,225/4,225/5,225/6,225/13,225/16,225/17,225/18,225/19,225/20,227/4,227/5,228/4,228/6,229/4,229/6,230/1,230/4,231/1,231/3,231/4,231/5,232/1,232/2,232/3,235,236/1,236/2,237,238,240,241,242,244,245,249/1,249/2,249/3,250,257/1,257/2,257/3,257/4,258/1,259,260/1,260/2,260/3,260/4,260/5,260/6,260/7,260/8,260/9,261,262,263/1,263/2,264,265/1,265/2,292,293/1,293/2,293/3,295/1,295/3,295/4,304,358,361,362,363/1,366,364,377,379,384,681/2,683/1,685/2,696/9 położone w obrębie ewidencyjnym Pęczeryno.

Działki nr 1,6,7,8,9/1,9/2,10,11,12,13,14/1,14/2,15,16,17,19/1,20/1,22,23,24,25,26/1,26/2,27,28,29/1,29/2,30,31/1,31/2,32,33,34,35,36,37,38,39,116,119/1,144,145,241/1,248,255,259,262/6,262/7 położone w obrębie ewidencyjnym Więclaw.

Działki nr 78,79,80,108/1,142,143,144,217,247/3,247/5,247/7,247/9,247/10,247/40,247/41,247/135,247/175,247/176,247/179,247/188,248,255,676/1,678/3 położone w obrębie ewidencyjnym Brzeźno.

Wypis wydano na potrzeby opracowania dokumentacji projektowej w celu uzyskania pozwolenia na budowę sieci kanalizacyjnej z przyłączami i infrastrukturą towarzyszącą w m.Pęczeryno wraz z siecią przesyłową do oczyszczalni ścieków w Brzeźnie.

Załącznik :

Wrys z planu m.z.p.  
(skala 1: 25000)

**ZA ZGODNOŚĆ**  
inż. Bogumiła Błahut

Z-ca WÓJTA


Jerzy Anielski

# GMINA BRZEŻNO

PLAN MIEJSCOWY  
ZAGOSPODAROWANIA PRZESTRZENNEGO  
Załącznik: Wyrys z planu m.z. p. 1:25 000

ZAD GMINY BGK.7331/15/2005  
dnia 15.04.2005 r.

116 w Brzeźnie  
zachodniopomorskie

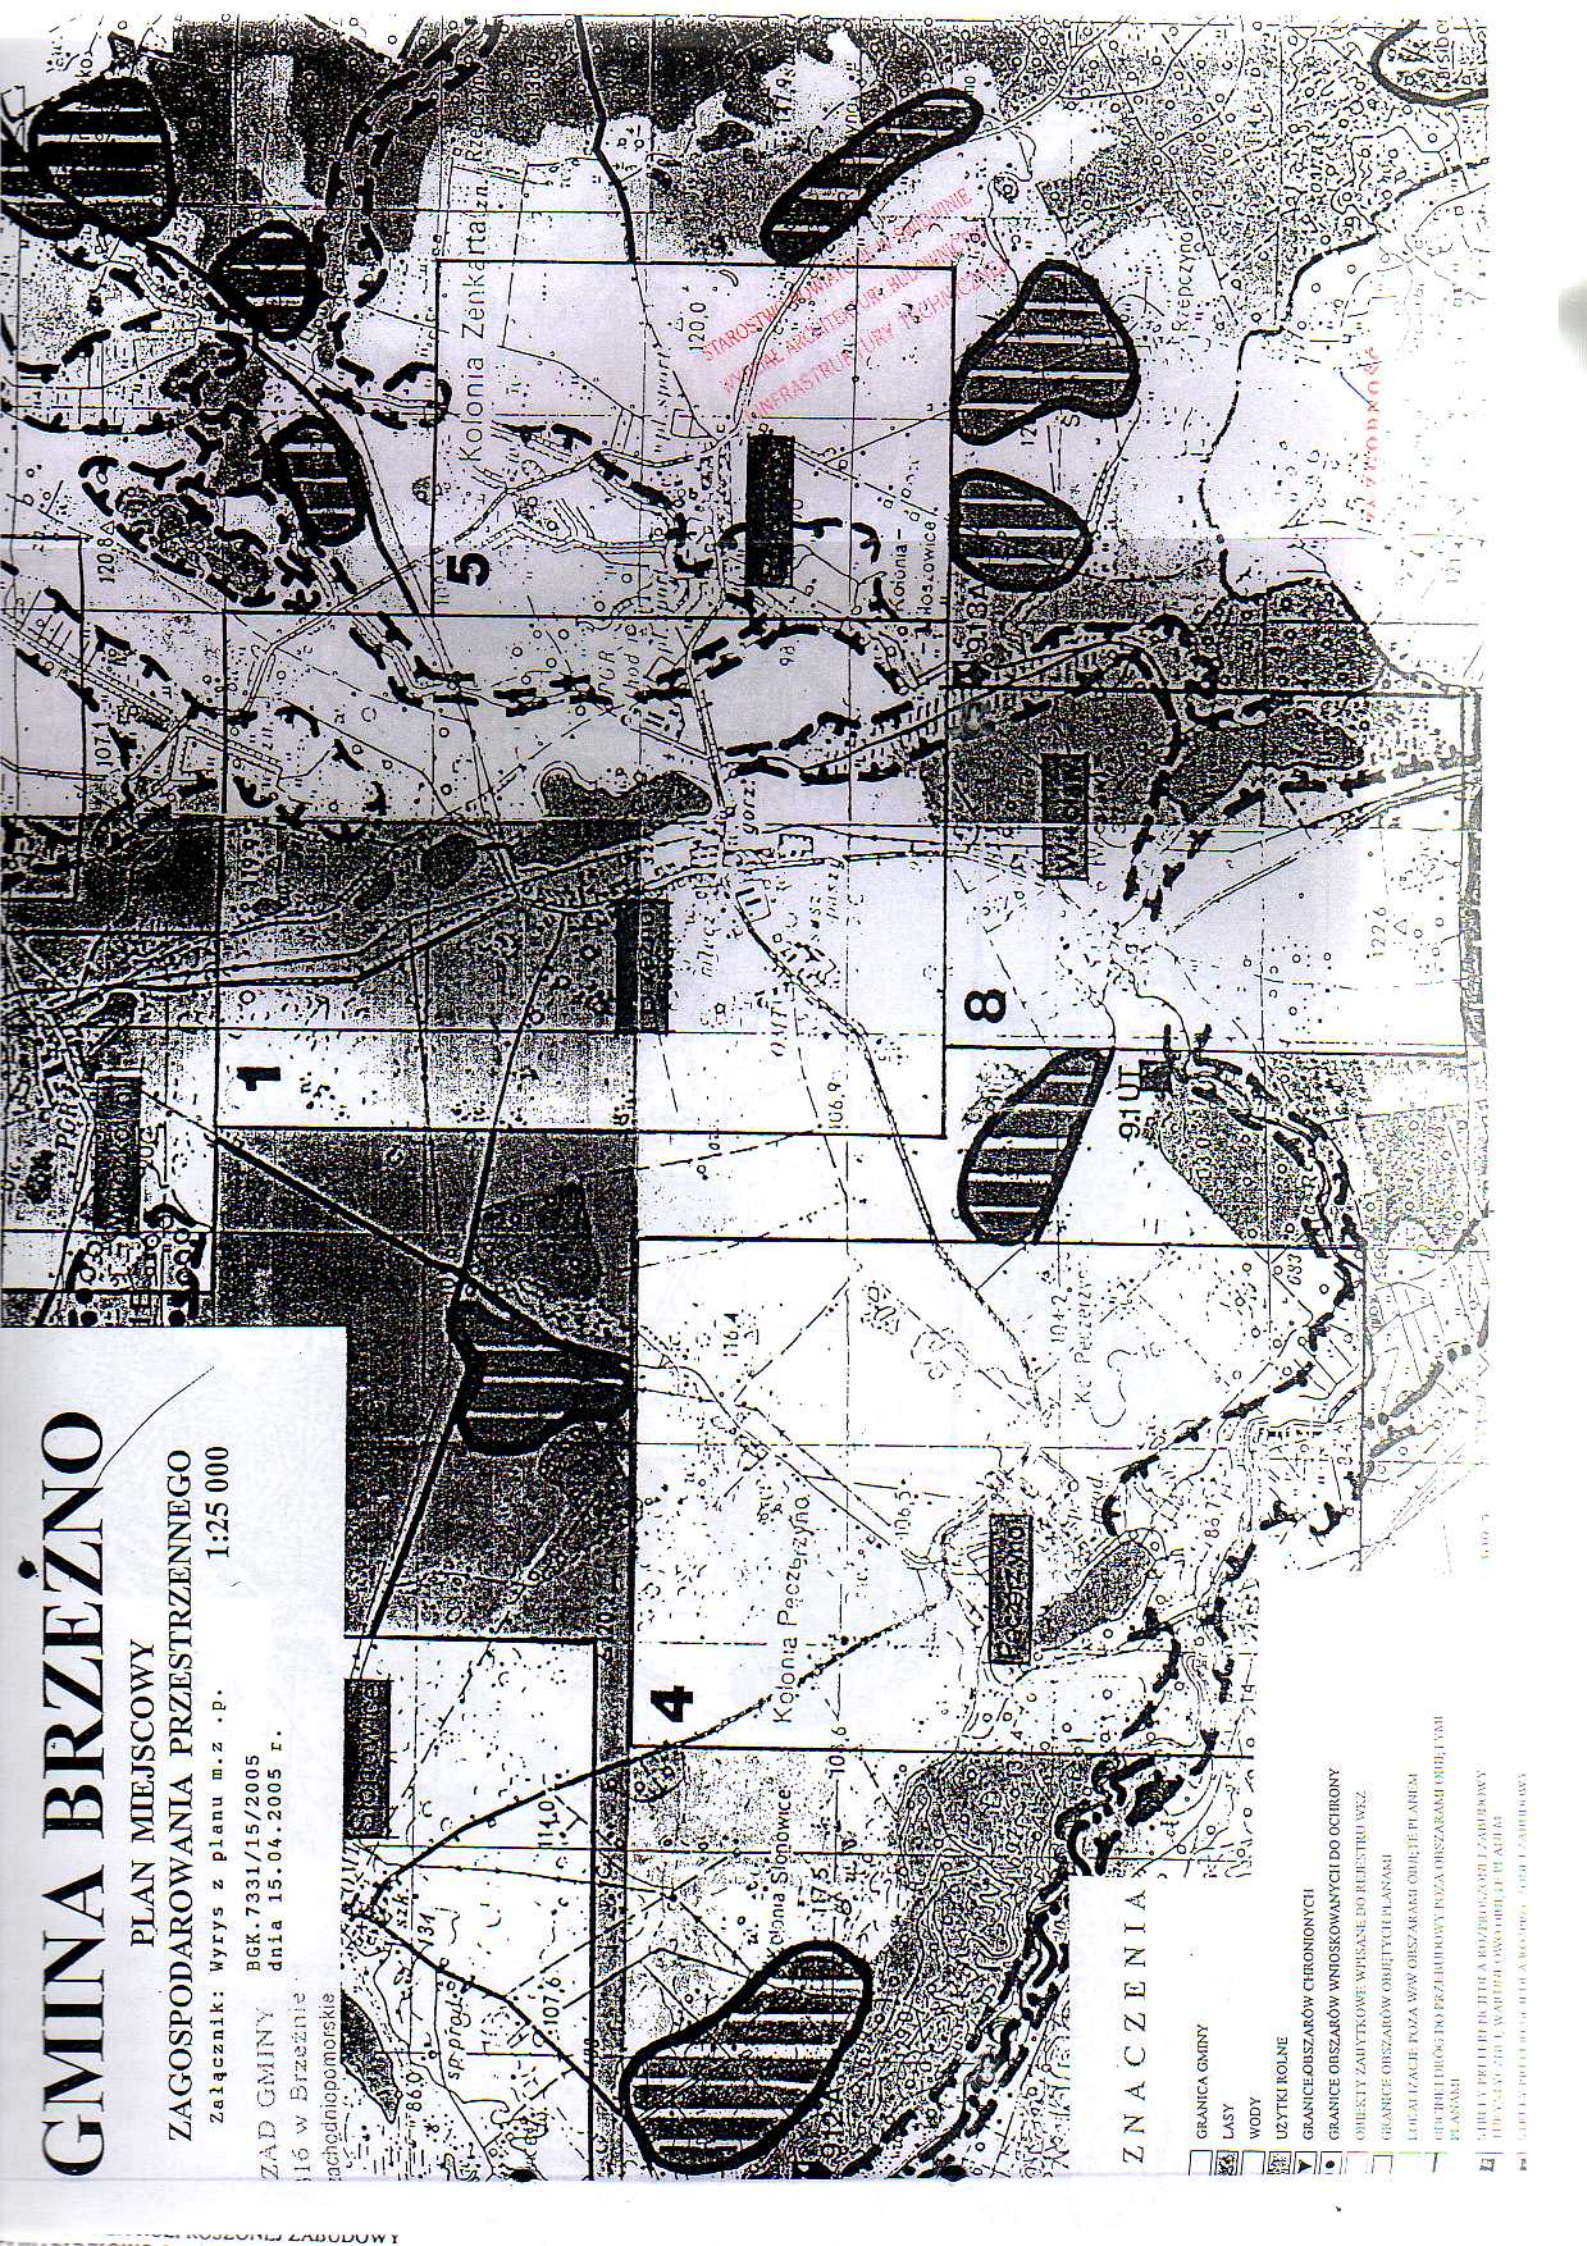

## ZNACZENIA

- GRANICA GMINY
- LASY
- WODY
- UZYSKI ROLNE
- GRANICE OBSZARÓW CHRONIONYCH
- GRANICE OBSZARÓW WNIOSKOWANYCH DO OCHRONY
- OBSZARY ZABYTEKOWE WPISANE DO REJESTRU WZ
- GRANICE OBSZARÓW OBJĘTYCH PLANAMI
- LOGALACJE POZA WAW OBSZARAMI ODRĘBE PLANISMI
- GRANICE DROGOWO-PRZEZBIOROWY POZA OBSZARAMI ODRĘBE PLANISMI
- SZYBŁY PRĘDKI PRĘDKA ROZBIEGOWE I ZABUDOWY
- DROGI I WAPNIAKOWO ODRĘBE PLANISMI
- GRANICE OBSZARÓW WNIOSKOWANYCH DO OCHRONY

STAROSTWO POWIATOWE  
KRAJOWA AGENCJA PRZEMISŁOWA I INFRASTRUKTURY  
BRZEŻNO



**STAROSTWO POWIATOWE  
W ŚWIDWINIE  
ul. Mieszka I 16  
78-300 Świdwin**

**OPINIA NR 112-169/2005 lp 1**

Uzgodnienie : Sieć kanalizacji sanitarnej, przyłącze energetyczne i przyłącze wody.

Lokalizacja obiektu : gm. Brzeżno, obr. Pęczeżyno

Oznaczenie arkusza mapy : 332.324.143  
Oznaczenie arkusza mapy : 332.324.164  
Oznaczenie arkusza mapy : 332.324.173  
Oznaczenie arkusza mapy : 332.324.174  
Oznaczenie arkusza mapy : 332.324.182  
Oznaczenie arkusza mapy : 332.324.183  
Oznaczenie arkusza mapy : 332.324.184  
Oznaczenie arkusza mapy : 332.324.191  
Oznaczenie arkusza mapy : 332.324.193  
Oznaczenie arkusza mapy : 332.324.212  
Oznaczenie arkusza mapy : 332.324.221  
Oznaczenie arkusza mapy : 332.324.222  
Oznaczenie arkusza mapy : 332.324.231

Zleceniodawca : "KOMUNALKA" K. Błachut  
Przedsiębiorstwo Projektowo-Wykonawcze  
75-644 KOSZALIN  
Świerkowa 1A

Nr Zlecenia : --

Data wpływu zlecenia do Zespołu: 25-10-2005

Nazwa jednostki projektowej : "KOMUNALKA" K. Błachut  
Przedsiębiorstwo Projektowo-Wykonawcze  
75-644 KOSZALIN  
Świerkowa 1A

Inwestor : Urząd Gminy Brzeżno

78-316 BRZEŻNO

Zgodnie z art. 27 ustawy Prawo geodezyjne i kartograficzne z dnia 17.05.1989 r. (Dz. U. Nr 30 poz. 163) sieć uzbrojenia terenu podlega inwentaryzacji i ewidencji.

Inwestorzy są zobowiązani:

- nie dokonywać czynności powodujących zniszczenie, uszkodzenie lub przemieszczenie znaków geodezyjnych,
- zapewnić wyznaczenie i dokonanie geodezyjnych pomiarów powykonawczych przez jednostki uprawnione do wykonywania prac geodezyjnych,

**ZA ZGODNOŚĆ**  
inż. Bogumiła Błachut

STAROSTWO POWIATOWE W ŚWIDWINIE  
WYDZIAŁ ARCHITEKTURY, BUDOWNICTWA  
I INFRASTRUKTURY TECHNICZNEJ

-pomiaru powykonawcze sieci podziemnego uzbrojenia terenu ulegających zakryciu należy wykonywać przed zakryciem.

## ZESPÓŁ UZGADNIANIA DOKUMENTACJI PROJEKOWEJ

- 1- uzgadnia lokalizację ww obiektu bez uwag
2. uzgadnia lokalizację ww obiektu z uwzględnieniem uwag zawartych w załącznikach nr 1
- 3- nie uzgadnia lokalizacji ww obiektu

Uwagi dodatkowe

brak

Załączniki:

1. Kopia protokołu Nr 169/05 z dnia 26.10.2005r
2. 2-a egzemplarze projektu usytuowania sieci uzbrojenia terenu (projekt zagospodarowania)

Przewodniczący zespołu

Zp.  OŚĆ  
inż. Ireneusz Tosiak

Z up. STAROSTY  
PRZEWODNICZĄCY  
Zespołu Uzgadniania Dokumentacji  
Projektowej  
inż. Ireneusz Tosiak  
Uprawnienia Geodezyjne G0K 13080

PROTOKÓŁ NR 169 / 2005

Lokalizacja: gm. Bierzino, ohv. Poczerny 40

Obiekt: sieć kanalizacji sanitarnej z przyłączami przyłącza energetyczne i przyłącza wody

Inwestor: Gmina Bierzino

Projektant: inż. Kazimierz Błażut

Zlecenie z dnia: 25.10.2005, Znak: Data wpływu do ZUDP: 25.10.2005, Uwagi i zalecenia członków ZUDP:

- 1. Przedstawiciel Wydziału Architektury i Budownictwa w/m Jan Kiewro
2. Przedstawiciel Inspektora Nadzoru Budowlanego w Świdwinie Tadeusz Mrozek
3. Przedstawiciel Powiatowego Zarządu Dróg w Świdwinie Krzysztof Wasicionek

STAROSTWO POWIATOWE W ŚWIDWINIE ZESPÓŁ URZĄDNIENIA DOKUMENTACJI PROJEKTOWEJ

STAROSTWO POWIATOWE W ŚWIDWINIE Zespół Urządzenia Dokumentacji Projektowej

ZA ZGODNOŚĆ Z ORYGINAŁEM

Z UP. STAROSTY PRZEWODNICZĄCY Zespołu Urządzenia Dokumentacji Projektowej mgr inż. Ireneusz Teska

Uzgodnienia, uwagi i zalecenia konsultantów:

SPÓŁKA GAZOWNICTWA Sp. z o.o. ul. Grobla 15, 61-859 POZNAŃ NIP 778-13-87-479 REGON 534151410 ZAKŁAD GAZOWNICZY KOSZALIN ul. Polna 55/57-75-309 KOSZALIN

Treść uzgodnienia, podpis konsultanta

uzgodniono z uwagami: przy zobowiązaniu i skrytyce... z siecią gaz. s/c prace wykonują Bczm... zgłoszenia do oddziału s/c Świdwin... skrytyki z gaz. drogi s/c uzgodni... opublikować... Rozdział Gazu Świdwin

telekomunikacja Wojciech Pawłowicz

TELEKOMUNIKACJA POLSKA S.A. Pion Sieci Obszar Telekomunikacji w Świdwinie Grupa Techniczna ds. Urządzania Usług

Uzgodnienie z uwagami na rob. uw. 1 do projektu 15.11.2005 Instruktor Techniczny Piotr Malinowski

Uzr. nr 241/05... niniejsza skrytyka z siecią telefoniczną prace równo prowadzić... Szczęśnik

Miroslaw Kaczorek Sekcja Ewidencji Infrastruktury Koszalin

TELEKOMUNIKACJA POLSKA S.A. Pion Sieci Sekcja Paszportyzacji Koszalin pl. Przyjaźni 1, 78-400 Szczecinek

ZA ZGODNOŚĆ inż. Bogumiła Błażut

Uzgodniono z uwagami:  
1. w miejscach skrzyżowań z kablami el. a. wykopy wykonania zgodnie  
2. skrzyżowania i zbliżenia z kablami el. m. wykonania  
zakładając odległości zgodne z PN-76/E-05125

KIEROWNIK  
Oddziału Eksploatacji i Rozwoju

Jerzy Krzywiec

wod-kan

STAROSTWO POWIATOWE  
W ŚWIDWIECZU  
Zespół Uzgadniania Dokumentacji  
Projektowej

ciepłownicza

ZA ZGODNOŚĆ Z ORYGINAŁEM

Z up. STAROSTY  
PRZEWODNICZĄCY  
Zespołu Uzgadniania Dokumentacji  
Projektowej  
mgr inż. Ireneusz Teska  
Uprawnienia Geod. Nr GOK 18003

drogowa

ZUDP uzgadnia w/w obiekt : bez uwag , z uwagami jak w protokole , nie uzgadnia \*

Podpisy członków ZUDP

1. Jan Kiewro
  2. Tadeusz Mrozek
  3. Krzysztof Wąsionek
- Z up. STAROSTY  
PRZEWODNICZĄCY  
Zespołu Uzgadniania Dokumentacji  
Projektowej  
mgr inż. Ireneusz Teska  
Uprawnienia Geod. Nr GOK 18003

Przewodniczący/z-ca Przewodniczącego ZUDP

\* niepotrzebne skreślić.

ZA ZGODNOŚĆ  
inż. Bogumiła Blahut

zatkamili nr. 1 do protokołu 169/2005

ELEKOMUNIKACJA POLSKA S.A.  
P I O N S I E C I

GRUPA TECHNICZNA  
do: Utrzymania Linii Kablowych  
Świątki 12, tel. (094) 373-10-77  
78-401 SZCZECINEK

Szczecinek, dnia 11.11.2005

Nr rej. 124/V/77/01

**UWAGA KABEL !**  
**WARUNKI UZGODNIENIA**

Dot.: gm. Bieżun obr. Pracownicy - sieci kanalizacji  
sanitarnej z mykocianin, mykocel energetyczny  
i mykocel wody

Projekt uzgodniono z naniesieniem orientacyjnego przebiegu trasowego  
kable Nr 04010883. Prace ziemne w sąsiedztwie kabla wykonywać ręcznie  
z zachowaniem ostrożności. Termin rozpoczęcia robót ziemnych z 7-dniowym  
wyprzedzeniem zgłosić do OSD celem zapewnienia nadzoru technicznego.  
Na czas wykonywania robót kabel w wykopie zabezpieczyć. Skrzyżowania  
i zbliżenia z kablem wykonać zgodnie z obowiązującymi normami.

Zastrzeżenia dodatkowe :  
tel. kontakt 502 600 141 p. GABRIEL

Uzgodnienie ważne 3  
1 lata.

.....Inżynier Techniczny.....  
Piotr Matias

STAROSTWO POWIATOWE W ŚWIDWINIE  
WYDZIAŁ ARCHITECTURY I BUDOWNICTWA  
I INFRASTRUKTURY TECHNICZNEJ

STAROSTWA  
W ŚWIDWINIE  
Zespół Uzgodnienia i Dokumentacji  
Projektowej

ZA ZGODNOŚĆ Z ORYGINAŁEM

Z UP. STAROSTY  
PRZEWODNICZĄCY  
Zespołu Uzgodnienia i Dokumentacji  
Projektowej  
mgr inż. Ireneusz Teska  
Uprawnienia Geodety - GSK 14020

ZA ZGODNOŚĆ  
inż. Bogumiła Błahut

1012

**WIDWIŃSKI**  
Starostwo Powiatowe w Świdwinie  
Wydział Geodezji i Gospodarki Nieruchomościami

przezywany dokonano  
zej. Dokumenty z pomiaru  
zesobu powiatowego  
nowo pod nr 022-24/05  
do celów projektowych  
wymagujące pozwolenia na  
wzrosty zaski i wykonalności  
onywania prac geodezyjnych

Z up. STAROSTY

podpis

mgr inż. Ireneusz Teska  
Kierownik Referatu Geodezji

**STAROSTA ŚWIDWIŃSKI**  
Starostwo Powiatowe w Świdwinie  
Wydział Geodezji i Gospodarki Nieruchomościami

Zgodnie z art. 13 ustawy z dnia 17.05.1989r.  
Prawo geodezyjne i kartograficzne (t.j. Dz.U.2000r.  
Nr 106, poz 1086, ze zm) rozpowszechnianie,  
rozprowadzanie oraz reprodukowanie w celu  
rozpowszechniania i rozprowadzania niniejszej mapy  
wymaga zezwolenia Starosty.

Świdwin, dnia 8 PAŹ 2005 up. STAROSTY

podpis

mgr inż. Ireneusz Teska  
Kierownik Referatu Geodezji

**STAROSTWO POWIATOWE W ŚWIDWINIE**

(nazwa organu uzgadniającego usytuowanie projektowanych sieci uzbrojenia terenu)

Na podstawie art. 28 ust. 1 ustawy z dnia 17 maja 1989 r. - Prawo geodezyjne i kartograficzne  
(Dz. U. z 2000 r. Nr 106, poz. 1086 i Nr 120, poz. 1268) uzgodniono usytuowanie projektowanych sieci  
uzbrojenia terenu.

*Sieci sieci sanitarnej, przył. analityczne i wodne*

Uzgodnione usytuowanie w trójwymiarowym terenie podlega wytyczeniu i wykonaniu inwentaryzacji  
przebiegu linii i urządzeń do wykonywania prac geodezyjnych.  
Wzrosty i składowe opisanie linii i urządzeń terenu z uzgodnionym projektem do zabudowy  
zany jest projektem, który jest w posiadaniu powiatowego wydziału geodezji i gospodarki  
starostwa architektury i urbanistyki.  
Uzgodnienie usytuowania projektu usytuowania sieci uzbrojenia terenu zostało wykonane przez okres  
dnia wydania opinii w sprawie uzgodnienia usytuowania projektu usytuowania sieci uzbrojenia terenu.  
Uzgodnienie traci ważność w przypadku, jeżeli tymczasem w § 13 art. 13 ustawy z dnia 17 maja 1989 r.  
Regionalnego i Krajowego Rejestru Sądowego, w sprawie, w której jest przedmiotem niniejszego  
uzbrojenia terenu, nie doszło do ogłoszenia ostatecznej decyzji administracyjnej (art. 13, poz. 1086).

Z up. STAROSTY  
**PRZEWODNICZĄCY**  
Zespołu Uzgodnień i Dokumentacji  
Projektowej

mgr inż. Ireneusz Teska  
Inżynier Geodezji DGR 19890

mgr inż. Ireneusz Teska  
Inżynier Geodezji DGR 19890  
projektant i wykonawca  
sieci uzbrojenia terenu - imię, nazwisko, podpis  
przewodniczący (w zespole)

112-163/05  
(sygn. opinii)

ŚWIDWIN

(miejscowość i data)



**KOMUNALIKA**

75-644 KOSZALIN, ul. Swierkowa 1A  
tel. / fax (094) 342 31 55, 340 30 14  
e-mail: 18249503@pro.onet.pl

Objekt: Kanalizacja sanitarne z przyłączami m. Pęczeryno gm. Brzeżno

Przedmiot rys.: Projekt zagospodarowania terenu

Branża: sieci sanitarne	Specjaln.nr upr.	Podpis:
Projektant: inż. Kazimierz Błahut	4 abc 7219/74/85	<i>[Signature]</i>
Opracował: mgr inż. Stanisław Wichrowski		<i>[Signature]</i>
Sprawdzający: inż. Bogumiła Błahut	4 ob GT-V-63/146/77	<i>[Signature]</i>
Data: Październik 2005	Skala 1:1000	Rys. nr 1

Ark.2

Laczy ark.2

ZA ZGODNOŚĆ  
inż. Bogumiła Błahut

terenie innych  
mapie urzędzeń  
z zgłoszone do  
brak jest infor-  
rach.  
pracowaniem  
nie wszystkich  
sieci uzbrojenia  
2005  
stanowisko, poz.

STAROSTWO POWIATOWE W ŚWIDWINIE  
Wydział Geodezji i Gospodarki Nieruchomościami

Uzgodniono z uwagami:  
1. w miejscach skrzyżowań z kablami tl. a. wykopy wykonania zgodnie  
2. skrzyżowania i zbliżenia z kablami tl. en. wykonanie  
zakładając odległości zgodne z PN-76/E-05125

KIEROWNIK  
Oddziału Eksploatacji i Rozwoju

Jerzy Krzywiec

wod-kan

STAROSTWO POWIATOWE  
W ŚWIDWIECIE  
Zespół Uzgodniania Dokumentacji  
Projektowej

ciepłownicza

ZA ZGODNOŚĆ Z ORYGINAŁEM

Z up. STAROSTY  
PRZEWODNICZĄCY  
Zespołu Uzgodniania Dokumentacji  
Projektowej  
mgr inż. Ireneusz Teska  
dotychczasowa funkcja GGK 180136

drogowa

ZUDP uzgadnia w/w obiekt : ~~bez uwag~~, z uwagami jak w protokole, ~~nie uzgadnia~~\*

Podpisy członków ZUDP

1. Jan Kiewro
  2. Tadeusz Mrozek
  3. Krzysztof Wacłonek
- Z up. STAROSTY  
PRZEWODNICZĄCY  
Zespołu Uzgodniania Dokumentacji  
Projektowej  
mgr inż. Ireneusz Teska  
Uprawnienia Geodazyjna GGK 180136

Przewodniczący/z-ca Przewodniczącego ZUDP

\* niepotrzebne skreślić.

ZA ZGODNOŚĆ  
inż. Bogumiła Błahut

zatem nr. 1 do protokołu 169/2005

ELEKOMUNIKACJA POLSKA S.A.  
P I O N S I E C I

GRUPA TECHNICZNA  
dz. Utrzymania Linii Kablowych  
Świątki 12, tel. (094) 373-10-77  
78-401 SZCZECINEK

Szczecinek, dnia 11.11.2005

Nr rej. 124/V/97/01

### UWAGA KABEL ! WARUNKI UZGODNIENIA

Dot.: gm. Bieżun obw. Pomerania - sieci kanalizacji  
sanitacyjnej z przyłączeniem i przyłącze energetyczne  
i przyłącze wody

Projekt uzgodniono z naniesieniem orientacyjnego przebiegu trasowego kabla Nr 040.10883. Prace ziemne w sąsiedztwie kabla wykonywać ręcznie z zachowaniem ostrożności. Termin rozpoczęcia robót ziemnych z 7-dniowym wyprzedzeniem zgłosić do OSD celem zapewnienia nadzoru technicznego.

Na czas wykonywania robót kabel w wykopie zabezpieczyć. Skrzyżowania i zbliżenia z kablem wykonać zgodnie z obowiązującymi normami.

Zastrzeżenia dodatkowe:

tel. kontakt 502 600 147 p. GAWANIK

Uzgodnienie ważne 3 lata.

Instytut Techniczny

Piotr Matias

STAROSTWO POWIATOWE W ŚWIDWINIE  
WYDZIAŁ ARCHITECTURY BUDOWNICTWA  
I INFRASTRUKTURY TECHNICZNEJ

STAROSTA W ŚWIDWINIE  
Zespół Uzgadniania Dokumentacji  
Projektowej

ZA ZGODNOŚĆ Z ORYGINAŁEM

Z UP. STAROSTY  
PRZEWODNICZĄCY  
Zespołu Uzgadniania Dokumentacji  
Projektowej  
mgr inż. Ireneusz Leska  
Uprawnienie Zawodowe G68 14020

ZA ZGODNOŚĆ  
inż. Bogumiła Blahut



1012

**WIDWIŃSKI**  
ve w Świdwinie  
arki Nieruchomościami

przezywaną dokoronu  
zel. Dokumenty z pomiaru  
zesobu powiatowego  
nowono pod nr 022-24/05  
do celów projektowych  
wymagujące pozwolenia na  
wentyzacji i wykonawczy  
oryginalu prac geodezyjnych

Z up. STAROSTY

podpis

mgr inż. Ireneusz Teska  
Kierownik Referatu Geodezji

**STAROSTA ŚWIDWIŃSKI**  
Starostwo Powiatowe w Świdwinie  
Wydział Geodezji i Gospodarki Nieruchomościami

Zgodnie z art. 18 ustawy z dnia 17.05.1989r.  
Prawo geodezyjne i kartograficzne (t.j. Dz.U.2000r.  
Nr 106, poz 1086. ze zm) rozpowszechnianie,  
rozprowadzanie oraz reprodukowanie w celu  
rozpowszechniania i rozprowadzania niniejszej mapy  
wymaga zezwolenia Starosty.

Świdwin, dnia 8 PAZ 2005 up. STAROSTY  
podpis

mgr inż. Ireneusz Teska  
Kierownik Referatu Geodezji

STAROSTWO POWIATOWE W ŚWIDWINIE

(nazwa organu uzgadniającego usytuowanie projektowanych sieci uzbrojenia terenu)

Na podstawie art. 20 ust. 1 ustawy z dnia 17 maja 1989 r. - Prawo geodezyjne i kartograficzne  
(Dz.U. z 2000 r. Nr 106, poz. 1086 i Nr 130, poz. 1268) uzgodniono usytuowanie projektowanych sieci  
uzbrojenia terenu:

Sieć kan. sanitarnej, przył. sanitarna i wodna

Uzgodnione usytuowanie sieci uzbrojenia terenu posiada wytyczne i pozwolenia inżynierskie  
przeznaczonych przez Starostę do wykonania prac geodezyjnych.  
W razie uloženia projektu i planu uzbrojenia terenu z uzgodnionym projektem i planem  
zamy jest projekt i plan uzbrojenia terenu powyższych sieci uzbrojenia terenu  
staną architektoniczne i techniczne.

Uzgodnienie usytuowania projektowanych sieci uzbrojenia terenu ma być ważne przez okres  
dnia wydania opinii w sprawie ogólnego usytuowania projektowanych sieci uzbrojenia terenu  
Uzgodnienie traci ważność w przypadku zmiany art. 18 ust. 1 ustawy z dnia 17 maja 1989 r.  
Regionalnego i Brzożno, dnia 17.05.1989r. w sprawie ogólnego usytuowania projektowanych  
uzbrojenia terenu z zespołów uzgadniająca i dokumentacji projektowej, Nr 106, poz. 1086.

Z up. STAROSTY  
PRZEWODNICZĄCY  
Zespołu Uzgadniania i Dokumentacji  
Projektowej

mgr inż. Ireneusz Teska  
Instytut Geodezji i Gospodarki Nieruchomościami

mgr inż. Ireneusz Teska  
Instytut Geodezji i Gospodarki Nieruchomościami  
sieci uzbrojenia terenu - imię, nazwisko, podpis  
przewodniczący zespołu

112-169/05  
(sygn. opinia)

ŚWIDWIN



(miejscowość i ulica)

**PRZEDSIĘBIORSTWO  
PROJEKTOWO-WYKONAWCZE**

**KOMUNALKA**

75-644 KOSZALIN, ul. Swierkowa 1A e-mail: 18249503@pro.onet.pl  
tel. / fax (094) 342 31 55, 340 30 14

Objekt: Kanalizacja sanitarna z przyłączami m. Pęczeryno gm. Brzeżno

Przedmiot rys.: Projekt zagospodarowania terenu

Branża: sieci sanitarne	Specjaln.nr upr.	Podpis:
Projektant: inż. Kazimierz Błahut	4 abc 7219/74/85	
Opracował: mgr inż. Stanisław Wichrowski		
Sprawdzający: inż. Bogumiła Błahut	4 ab GT-V-63/146/77	
Data: Październik 2005	Skala 1:1000	Rys. nr 1

Ark.2

Laczy ark.2


ZA ZGODNOŚĆ  
inż. Bogumiła Błahut

STAROSTWO POWIATOWE W ŚWIDWINIE  
KIEROWNIK REFERATU GEODEZJI I GOSPODARKI NIEMUCHOMOŚCIAMI

Wzrost dnia  
graficzne (z  
zm) rozpo  
reprodukc  
rowadzenia  
arnosty.

2005 U

mgr in  
Kierow

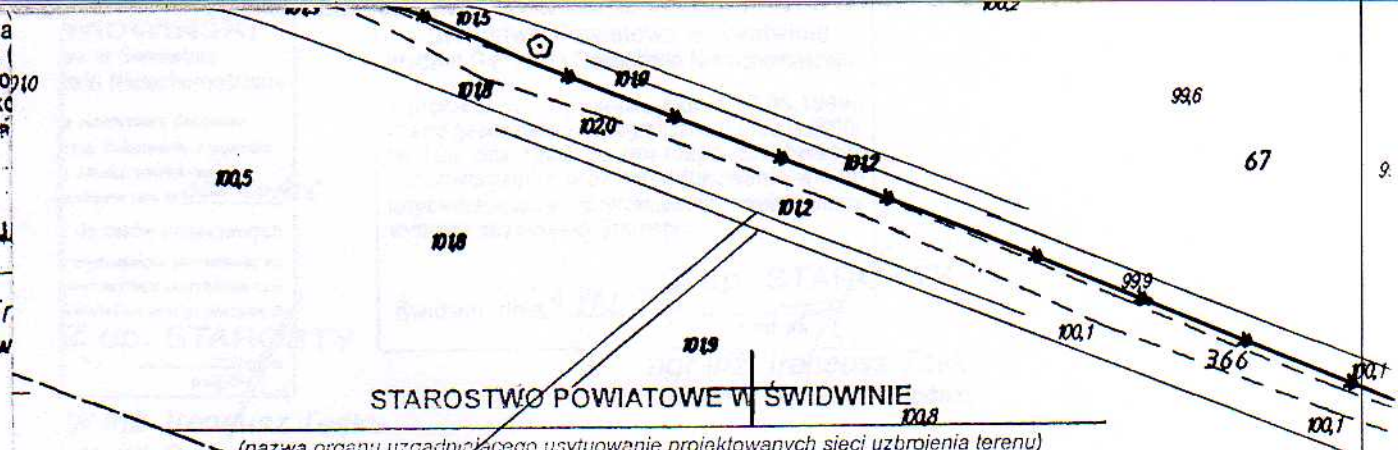

**STAROSTWO POWIATOWE W ŚWIDWINIE**

(nazwa organu uzgadniającego usytuowanie projektowanych sieci uzbrojenia terenu)

Na podstawie art. 28 ust. 1 ustawy z dnia 17 maja 1989 r. - Prawo geodezyjne i kartograficzne (Dz. U. z 2000 r. Nr 100, poz. 1086 i Nr 120, poz. 1238) uzgodniono usytuowania projektowanych sieci uzbrojenia terenu.

sieci kan. sanitarnej, przyłącze awaryjne i wody  
(wyszczególnienie uzgadnianych sieci uzbrojenia terenu)

Uzgodnione usytuowanie sieci uzbrojenia terenu podlega wyliczeniu i geodezyjnej inwentaryzacji powykonawczej przez jednostki uprawnione do wykonywania prac geodezyjnych.

W razie niezgodności realizacji sieci uzbrojenia terenu z uzgodnionym projektem inwestor zobowiązany jest przedłożyć mapę z wynikami pomiarów powykonawczych właścielu organowi administracji architektoniczno-budowlanej.

Uzgodnienia usytuowania projektowanych sieci uzbrojenia terenu zachowują ważność przez okres 3 lat od dnia wydania opinii w sprawie uzgodnienia usytuowania projektowanych sieci uzbrojenia terenu. Uzgodnienie traci ważność w przypadku, o którym mowa w § 13 rozporządzenia Ministra Rozwoju Regionalnego i Budownictwa z dnia 2 kwietnia 2001 r. w sprawie geodezyjnej świadomości sieci uzbrojenia terenu oraz zespołów uzgadniania dokumentacji projektowej (dz. U. z 2001 r. Nr 43, poz. 455).

Z OP. STAROSTY  
PRZEWODNICZĄCY  
Zespołu Uzgadniania Dokumentacji  
Projektowej

mgr inż. Ireneusz Teska

(uprawnienia Geod. Lp. 62K/1-2000)

(organ uzgadniający usytuowanie projektowanych sieci uzbrojenia terenu - imię, nazwisko, podpis przewodniczącego zespołu)

ME-165/05  
(sygn. opinii)

ŚWIDWIN 18.10.05  
(miejscowość i data)

Kazimierz Błahut

BIURO ARCHITECTURY, BUDOWNICTWA I INFRASTRUKTURY TECHNICZNEJ POWIATOWE W ŚWIDWINIE

**STAROSTA ŚWIDWIŃSKI**

Starostwo Powiatowe w Świdwinie  
Dział Geodezji i Gospodarki Nieruchomościami

Wzrost dnia 18 PAZ 2005  
na podstawie art. 28 ust. 1 ustawy z dnia 17.05.1989r. - Prawo geodezyjne i kartograficzne (t.j. Dz.U.2000r. Nr 100, poz. 1086, ze zm) rozpowszechnianie, prowadzenie oraz reprodukcję niniejszej mapy wymaga zezwolenia Starosty.

**ZA ZGODNOŚĆ**  
inż. Bogumiła Błahut

Wzrost dnia 18 PAZ 2005  
mgr inż. Ireneusz Teska  
Kierownik Referatu Geodezji

**PRZEDSIĘBIORSTWO PROJEKTOWO-WYKONAWCZE KOMUNALKA**  
75-644 KOSZALIN, ul. Świerkowa 1A  
tel. / fax (094) 342 31 55, 340 30 14  
e-mail: 18249503@pro.onet.pl

Objekt: Kanalizacja sanitarne z przyłączami m. Pęczeryno gm. Brzeżno Przesył Pęczeryno-Brzeżno		
Przedmiot rys.: Projekt zagospodarowania terenu		
Branża: sieci sanitarne	Specjaln.nr upr.	Podpis:
Projektant: inż. Kazimierz Błahut	4 abc 7219/74/85	
Opracował: mgr inż. Stanisław Wichrowski		
Sprawdzający: inż. Bogumiła Błahut	4 ab GT-V-63/146/77	
Data: Październik 2005	Skala 1:1000	Rys. nr 2

**WIDWINSKI**  
w Świdwinie  
Urząd Nieruchomości

przerwywać dokonano  
czel. Dokumenty z pomiaru  
z zasobu powiatowego  
nowe pod nr 022-2010/5

do celów projektowych  
wymagające pozwolenia na  
wycieczki powykonawczej  
korygowania prac geodezyjnych  
**Z up. STAROSTY**  
podpis

mgr inż. Ireneusz Teska  
Kierownik Referatu Geodezji

Starostwo Powiatowe w Świdwinie  
Wydział Geodezji i Gospodarki Nieruchomościami

Zgodnie z art. 11 ustawy z dnia 17.05.1989r.  
Prawo geodezyjne i kartograficzne (t.j. Dz.U.2000r.  
Nr 100, poz 1086, ze zm) rozpowszechnianie,  
rozprowadzanie oraz reprodukcowanie w celu  
rozprowadzania i rozprowadzania niniejszej mapy  
wymaga zezwolenia Starosty...

Świdwin, dnia 18 PAZ. 2005  
**Z up. STAROSTY**  
mgr inż. Ireneusz Teska  
Kierownik Referatu Geodezji

STAROSTWO POWIATOWE W ŚWIDWINIE  
WYDZIAŁ ARCHITECTURY BUDOWNICTWA  
INFRASTRUKTURY TECHNICZNEJ

**STAROSTWO POWIATOWE W ŚWIDWINIE**

branie innych  
apie urzędzi  
głoszone do  
1014 ok jest infor

racowaniem  
ie wszystkich  
eci uzbrojenia

2005  
stanowisko, podpis

(nazwa organu uzgadniającego usytuowanie projektowanych sieci uzbrojenia terenu)

Na podstawie art. 23 ust. 1 ustawy z dnia 17 maja 1989 r. - Prawo geodezyjne i kartograficzne  
(Dz. U. z 2000 r. Nr 100, poz. 1086 i Nr 120, poz. 1256) uzgodniono usytuowanie projektowanych sieci  
uzbrojenia terenu.

*sieci kanaliz. sanitarnej przyłacz. energetycznej i wody*  
(wyszczególnienie uzgodnionych sieci uzbrojenia terenu)

Uzgodnione usytuowanie sieci uzbrojenia terenu podlega wytyczeniu i geodezyjnej inwentaryzacji  
powykonawczej przez jednostki uprawnione do wykonywania prac geodezyjnych.  
W razie niezgodności realizacji sieci uzbrojenia terenu z uzgodnionym projektem inwestor zobowią-  
zany jest przedłożyć mapę z wynikami pomiarów powykonawczych właścicielowi organowi admini-  
stracji architektoniczno-budowlanej.

Uzgodnienie usytuowania projektowanych sieci uzbrojenia terenu zachowuje ważność przez okres 3 lat od  
dnia wydania opinii w sprawie uzgodnienia usytuowania projektowanych sieci uzbrojenia terenu  
Uzgodnienie traci ważność w przypadku, o którym mowa w § 13 rozporządzenia Ministra Rozwoju  
Regionalnego i Budownictwa z dnia 2 kwietnia 2001 r. w sprawie geodezyjnej ewidencji sieci  
uzbrojenia terenu oraz zespołów uzgodnienia dokumentacji projektowej (t.j. U. Nr 36, poz. 455).

**Z up. STAROSTY**  
**PRZEWODNICZĄCY**  
Zespołu Uzgodnienia Dokumentacji  
Projektowej

mgr inż. Ireneusz Teska  
Uprawnienia Geod. i Kart. GPK-18000  
(organ uzgadniający usytuowanie projektowanych  
sieci uzbrojenia terenu - imię, nazwisko, podpis  
przewodniczącego zespołu)

112-168/05  
(sygn. opinii)

ŚWIDWIN 15.10.05  
(miejsce i data)

**ZA ZGODNOŚĆ**  
inż. Bogumiła Błahut



**PRZEDSIĘBIORSTWO  
PROJEKTOWO-WYKONAWCZE**

**KOMUNALNA**

75-644 KOSZALIN, ul. Swierkowa 1A  
tel. / fax (094) 342 31 55, 340 30 14

e-mail: 18249503@pro.onet.pl

Obiekt: Kanalizacja sanitarne z przyłączami m. Pęczeryno gm. Brzeżno  
Przesył Peczerzyno - Brzeżno

Przedmiot rys.: Projekt zagospodarowania terenu

Branża: sieci sanitarne	Specjaln.nr upr.	Podpis:
Projektant: inż. Kazimierz Błahut	4 abc 7219/74/85	<i>[Signature]</i>
Opracował: mgr inż. Stanisław Wichrowski		<i>[Signature]</i>
Sprawdzający: inż. Bogumiła Błahut	4 ab GT-V-63/146/77	<i>[Signature]</i>
Data: Październik 2005	Skala 1:1000	Rys. nr 3

STAROSTWO POWIATOWE W ŚWIDWINIE  
WYDZIAŁ ARCHITEKTURY, BUDOWNICTWA  
I INFRASTRUKTURY TECHNICZNEJ

STAROSTWO POWIATOWE W ŚWIDWINIE

(nazwa organu uzgadniającego usytuowanie projektowanych sieci uzbrojenia terenu)

Na podstawie art. 28 ust. 1 ustawy z dnia 17 maja 1989 r. - Prawo geodezyjne i kartograficzne (Dz. U. z 2010 r. Nr 100, poz. 1026 i Nr 120, poz. 1258) uzgodniono usytuowanie projektowanych sieci uzbrojenia terenu.

sieć kan. sanitarnej, przyłącze elektryczne i wodne  
(wyszczególnienie uzgodnianych sieci uzbrojenia terenu)

Uzgodnienie usytuowania sieci uzbrojenia terenu podlega wytyczeniu i geodezyjnym i inżynierskim pomiarom powykonawczym przez jednostki uprawnione do wykonywania prac geodezyjnych. W razie niezgodności rysunku sieci uzbrojenia terenu z uzgodnionym projektem, kierownik obowiązany jest przedłożyć dane z wykonanych pomiarów powykonawczych właścicielom nieruchomości, na której strażnik techniczny budowlanej.

Uzgodnienie usytuowania projektowanych sieci uzbrojenia terenu zachowuje ważność przez 3 lata od dnia wydania opinii w sprawie uzgodnienia usytuowania projektowanych sieci uzbrojenia terenu. Uzgodnienie traci ważność w przypadku, o którym mowa w § 13 rozporządzenia Rady Ministrów z dnia 11 kwietnia 2001 r. w sprawie geodezyjnych i inżynierskich pomiarów powykonawczych (Dz. U. Nr 25, poz. 455).

Z up. STAROSTY  
PRZEWODNICZĄCY  
Zespołu Uzgadniania Dokumentacji  
Projektowej

mgr inż. Ireneusz Teska  
dla Powiatu Świdwińskiego, CGK 18002

(organ uzgadniający usytuowanie projektowanych  
sieci uzbrojenia terenu - imię, nazwisko, podpis  
przewodniczącego zespołu)

112-168/05  
(sygn. opinii)

ŚWIDWIN 15.11.05  
(miejscowość i data)

**ZA ZGODNOŚĆ**  
inż. Bogumiła Błahut

4.191  
4.193

ZAKŁAD GÓRNICZY I MIASTO  
ZAKŁAD BRYL. WALEWICZ  
ul. Słowackiego 21, tel. 042 24 14 14  
22-100 0-4026-01 1000

irociąg tłoczny

irociąg grawitacyjny

STAROSTWO POWIATOWE W ŚWIDWINIE  
WYDZIAŁ ARCHITEKTURY, BUDOWNICTWA  
I INFRASTRUKTURY TECHNICZNEJ

STAROSTWO POWIATOWE W ŚWIDWINIE

(nazwa organu uzgadniającego usytuowanie projektowanych sieci uzbrojenia terenu)

Na podstawie art. 29 ust. 1 ustawy z dnia 17 maja 1989 r. - Prawo geodezyjne i kartograficzne (Dz. U. z 2000 r. Nr 100, poz. 1026) Nr 190, poz. 1265) uzgodniono usytuowanie projektowanych sieci uzbrojenia terenu:

sieci sieci scwifowej, projektowane elektryczne i wodne  
(wyszczególnienie uzgodnianych sieci uzbrojenia terenu)

Uzgodniono usytuowanie sieci uzbrojenia terenu pod kątem powstyczenia i geodezyjnej inwentaryzacji powykonawczej przez jednostki uprawnione do wykonywania prac geodezyjnych. W razie niezgodności realizacji sieci uzbrojenia terenu, na zgodnym projekcie inwestor zobowiązany jest przedłożyć mapę z wynikami pomiarów powyszczonych władczemu organowi nadzoru nad architekturą i inżynierią budowlaną.

Uzgodniono usytuowanie projektowanych sieci uzbrojenia terenu zachować ważność przez okres 3 lat od dnia wydania opinii w sprawie uzgodnienia usytuowania projektowanych sieci uzbrojenia terenu.

Uzgodnienie traci ważność w przypadku o którym mowa w § 14 rozporządzenia Ministra Rolnictwa Regionalnego i Budownictwa z dnia 2 kwietnia 2004 r. w sprawie geodezyjnej ewidencji sieci uzbrojenia terenu oraz zespołów uzgodnienia dokumentacji projektowej (Dz. U. Nr 38, poz. 436).

Z op. STAROSTY  
PRZEWODNICZĄCY  
Zespołu Uzgodnienia Dokumentacji  
Projektowej

mgr inż. Ireneusz Teska  
Uprawnienia Geodezyjne GGK 18097

(organ uzgadniający usytuowanie projektowanych sieci uzbrojenia terenu - imię, nazwisko, podpis przewodniczącego zespołu)

112-168/05  
(sygn. opinii)

ŚWIDWIN  
15.11.05  
(miejscowość i data)

ZA ZGODNOŚĆ  
inż. Bogumiła Blahut

Koszalin, dnia 15.11.2005 r.

## DECYZJA

Na podstawie art. 39 ust. 3 ustawy z dnia 21 marca 1985r. o drogach publicznych (t. j.: Dz. U. z 2004r., nr 204, poz. 2086 z późn. zm.) oraz na podstawie art. 104 ustawy z dnia 14 czerwca 1960r. Kodeks postępowania administracyjnego (t. j.: Dz. U. z 2000r., nr 98, poz. 1071 z późn. zm.),

działając w oparciu o upoważnienie udzielone uchwałą nr 111/05 Zarządu Województwa Zachodniopomorskiego z dnia 17 lutego 2005r. w sprawie udzielenie upoważnienia i pełnomocnictwa Krzysztofowi Kowalskiemu pełniącemu obowiązki Zastępcy Dyrektora ds. Technicznych Zachodniopomorskiego Zarządu Dróg Wojewódzkich w Koszalinie, zmienioną uchwałą nr 279/05 Zarządu Województwa Zachodniopomorskiego z dnia 27 kwietnia 2005r. w sprawie zmiany powołanej uchwały nr 111/05 Zarządu Województwa Zachodniopomorskiego z dnia 17 lutego 2005r.

po rozpatrzeniu wniosku złożonego przez: **KOMUNALKA K. Błahut Przedsiębiorstwo Projektowo - Wykonawcze , 75-6441 Koszalin , ul. Świerkowa 1a,**

o wydanie zezwolenia na **lokalizację w pasie drogowym drogi wojewódzkiej nr 162 ( działka o nr ew. 7) w miejscowości Brzeźno obiektu budowlanego w postaci sieci kanalizacji sanitarnej**

**zezwalam**

na lokalizację w pasie drogowym drogi wojewódzkiej nr 162 ( działka o nr ew. 7) w miejscowości Brzeźno obiektu budowlanego w postaci sieci kanalizacji sanitarnej przy zachowaniu następujących warunków:

1. Nie wyraża się zgody na naruszenie konstrukcji jezdni przy wykonywaniu robót w pasie drogowym
2. Zastosować rury osłonowe na szerokości pasa drogowego
3. Lokalizacja i odległość od krawędzi jezdni nowoprojektowanych urządzeń zgodna z załączonymi do wniosku planami sytuacyjnymi
4. Zezwolenie dotyczy wyłącznie nowoprojektowanych urządzeń , naniesionych na plany sytuacyjne , posiadające pieczęć Zachodniopomorskiego Zarządu Dróg Wojewódzkich w Koszalinie

**Uzasadnienie**

Zgodnie z art. 107 § 4 Kodeksu postępowania administracyjnego odstępuje się od uzasadnienia decyzji, albowiem uwzględniła ona w całości żądanie strony.

**ZA ZGODNOŚĆ**  
inż. Bogumila Błahut